



Листья собрания с листом 2


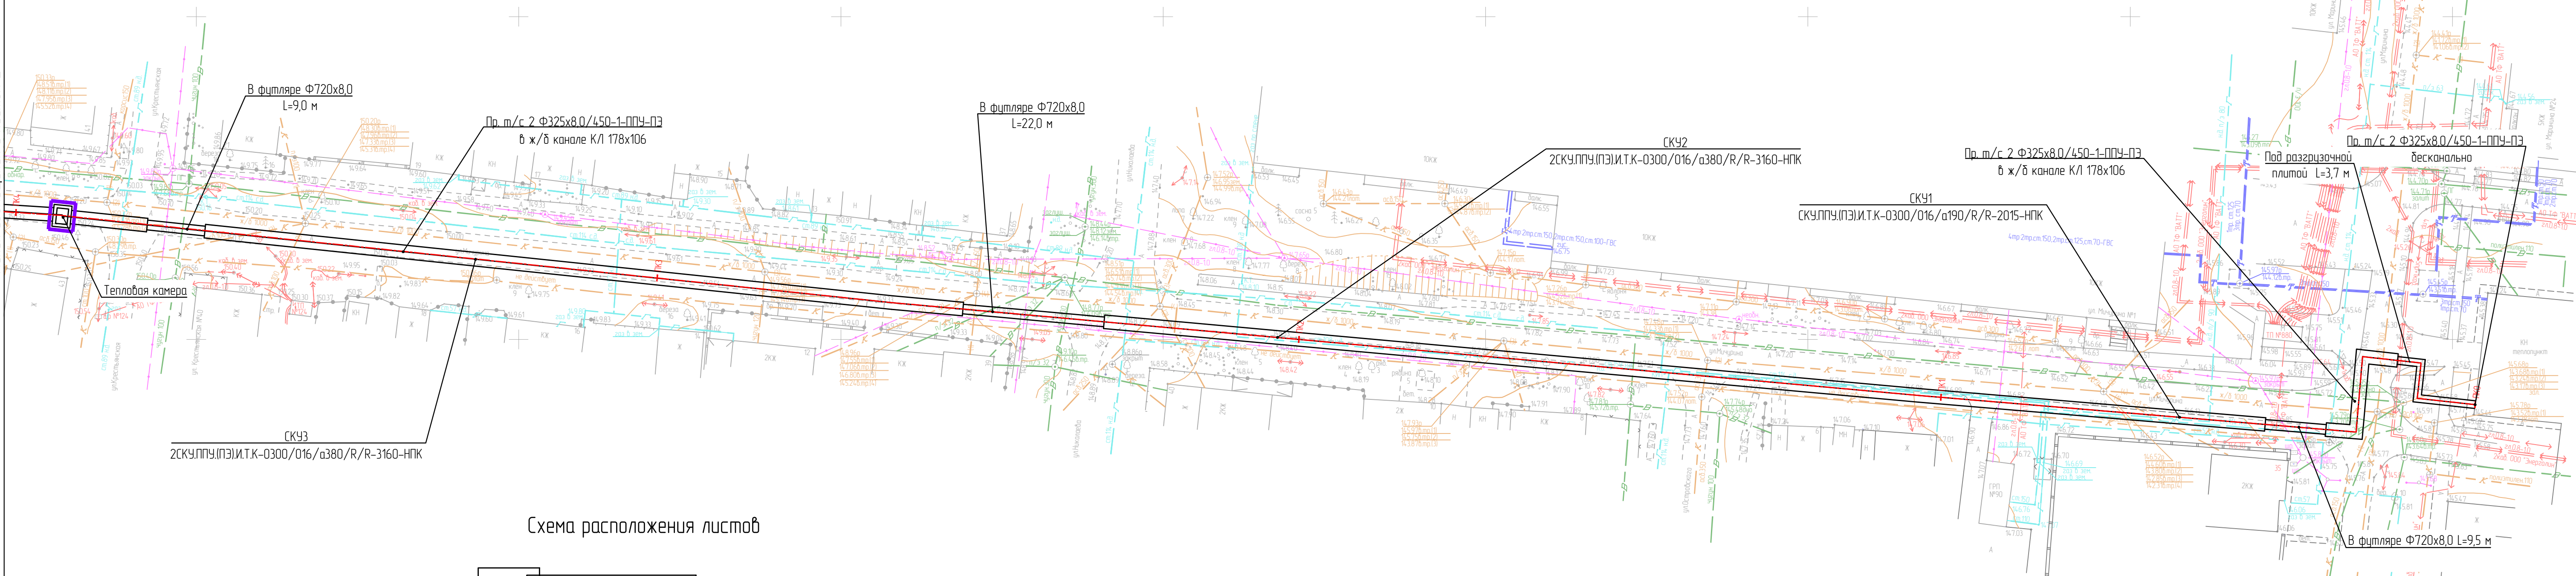


Схема расположения листов

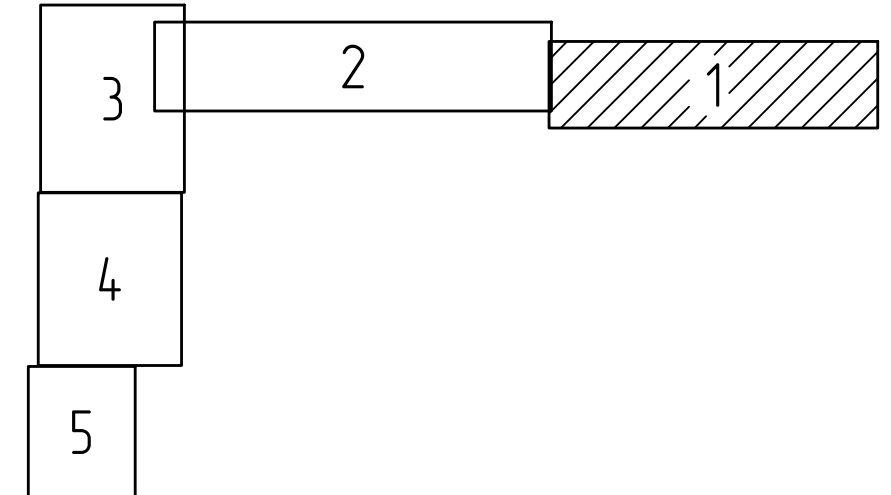

- Условные обозначения
- — границы зон планируемого размещения линейных объектов
  - — ось планируемого линейного объекта с нанесением пикетажа

3970-FA050/02-012/0062-2019					
Документация по планировке территории (проект планировки территории, проект межевания территории), предназначенная для размещения линейного объекта "Перевод тепловой нагрузки с котельной квартала 107 на Саранскую ТЭЦ-2 с технологическим присоединением перспективных потребителей"					
Изм.	Кол.уч.	Лист	№док.	Подп.	Дата
Разраб.	Чендыреб			<i>Чендыреб</i>	
ГИП	Михайлов			<i>Михайлов</i>	
Н.контр.	Ильин			<i>Ильин</i>	
Материалы по обоснованию проекта планировки территории				Стадия	Лист
Схема конструктивных и планировочных решений. М 1500				П	ПП-5-1
				ООО "ТЭС-Проект"	

Вариант: N  
Лист: N  
Изд. N подл.


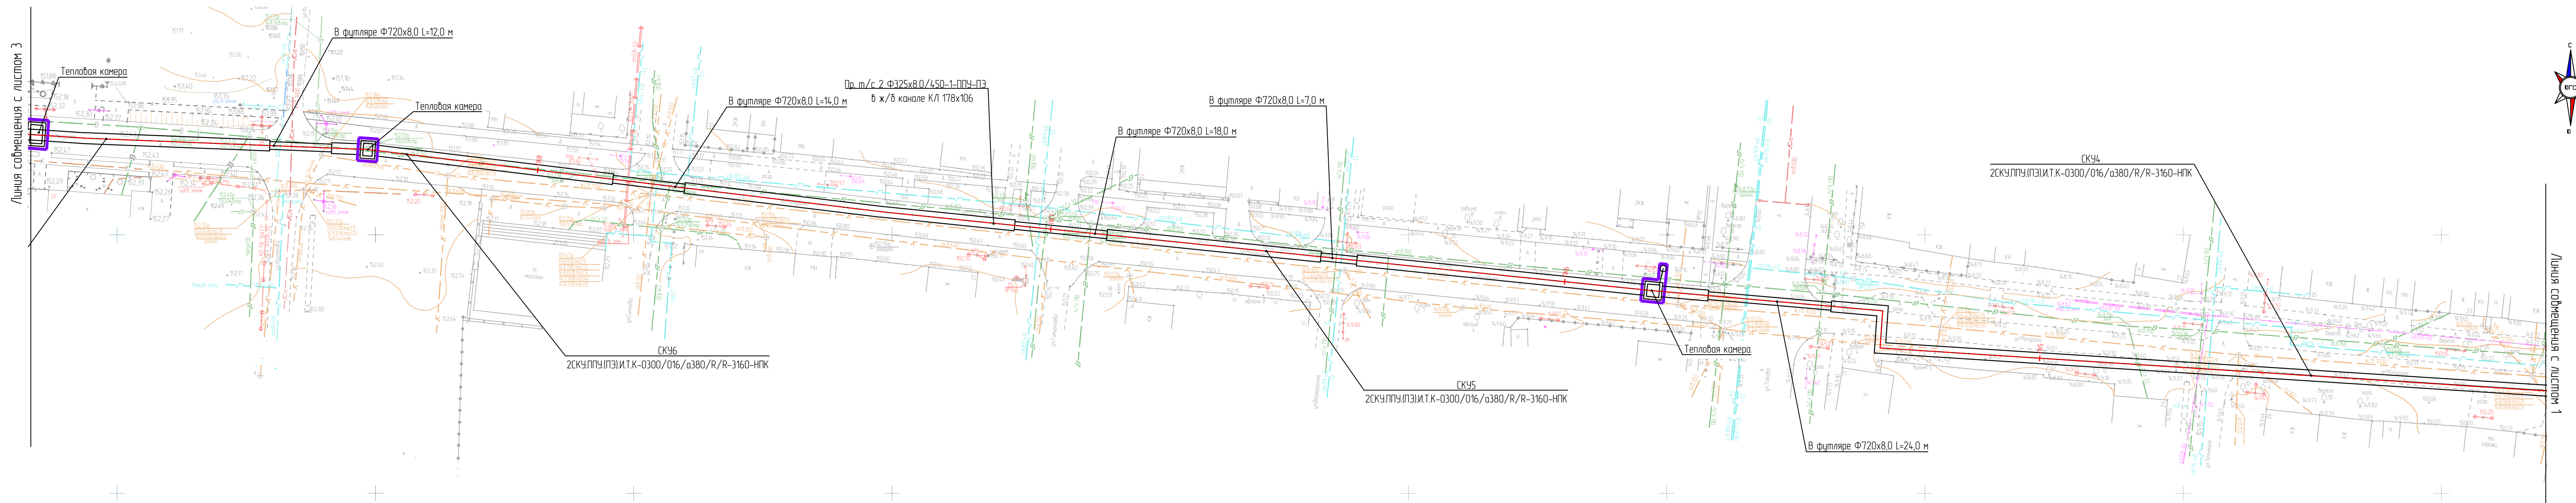


Схема расположения листов

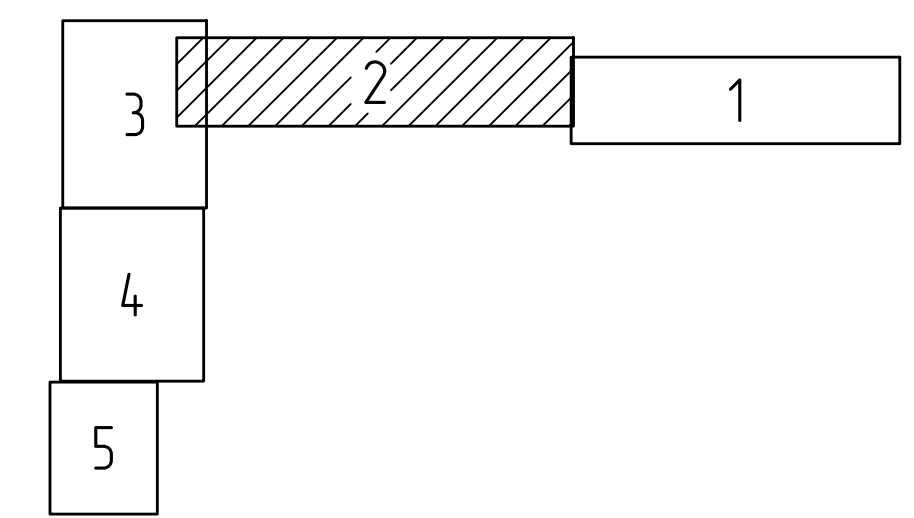

Создано	
Взят. инв. N	
Подпись и дата	
Инв. N подл.	

Изм.	Колуч.	Лист	Ндк	Подп.	Дата	3970-FA050/02-012/0062-2019	Лист пп-5-2
------	--------	------	-----	-------	------	-----------------------------	----------------



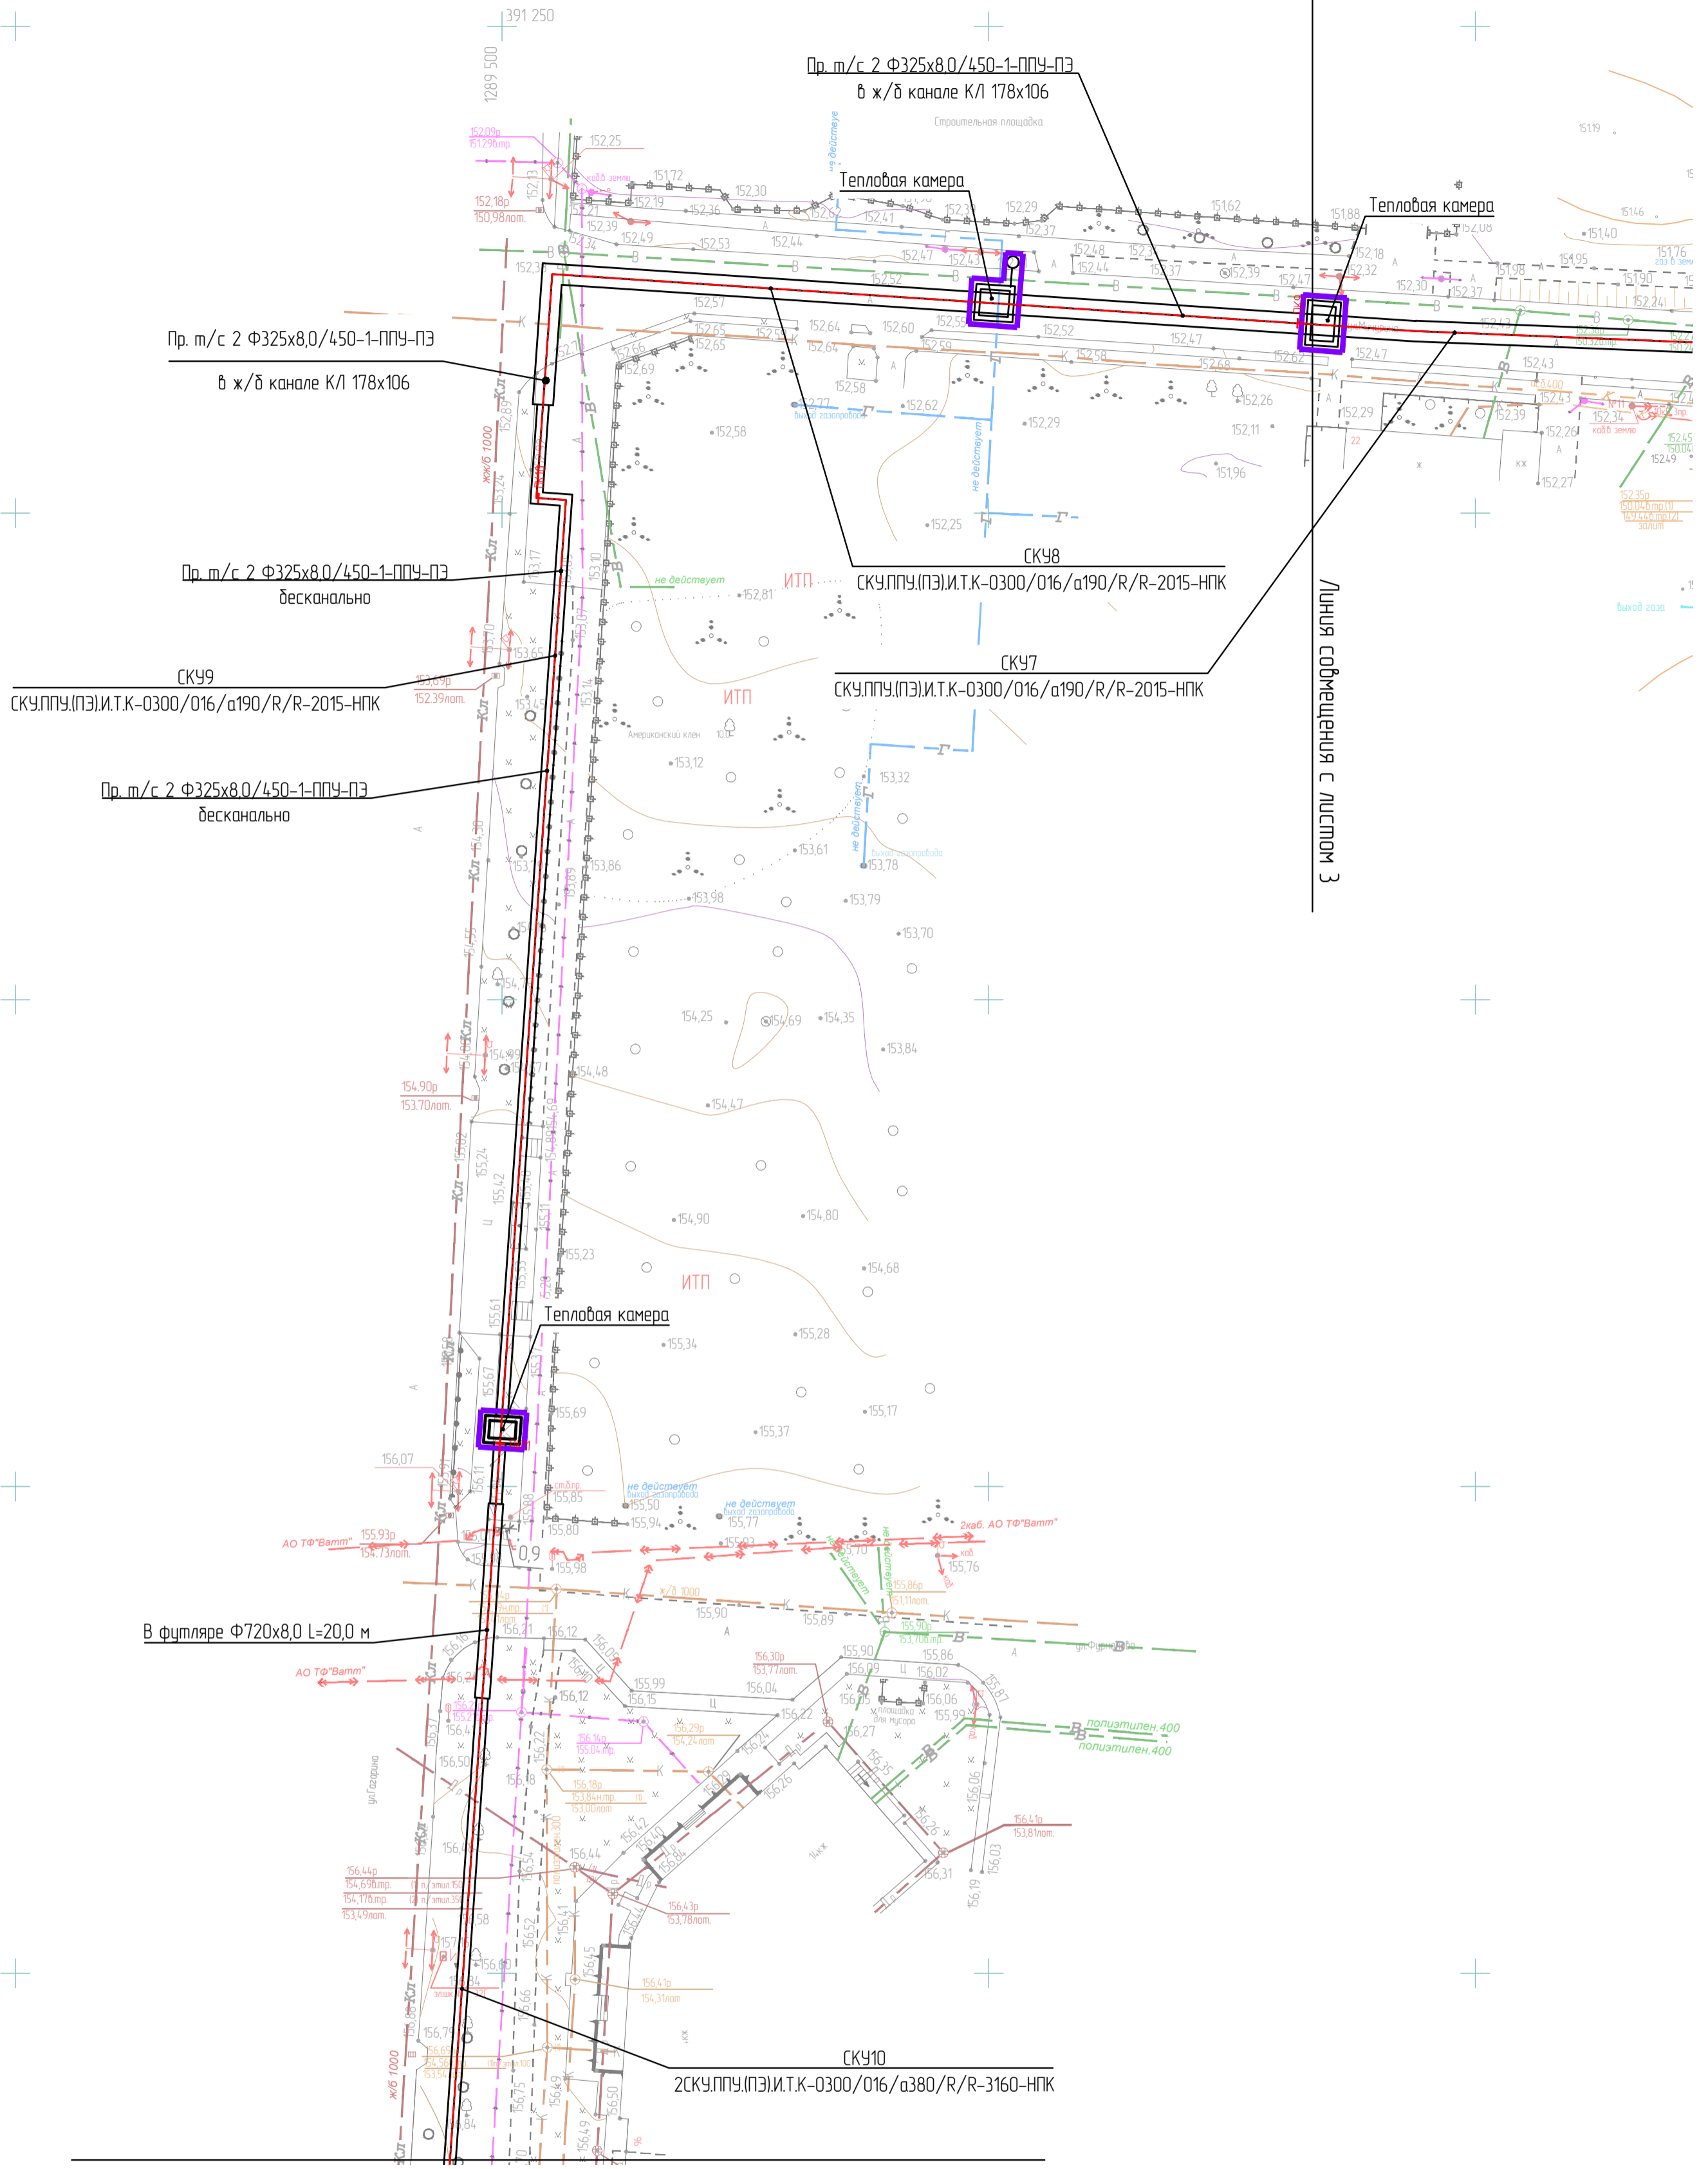


Схема расположения листов

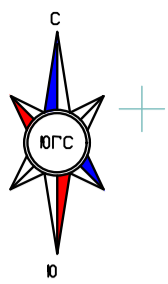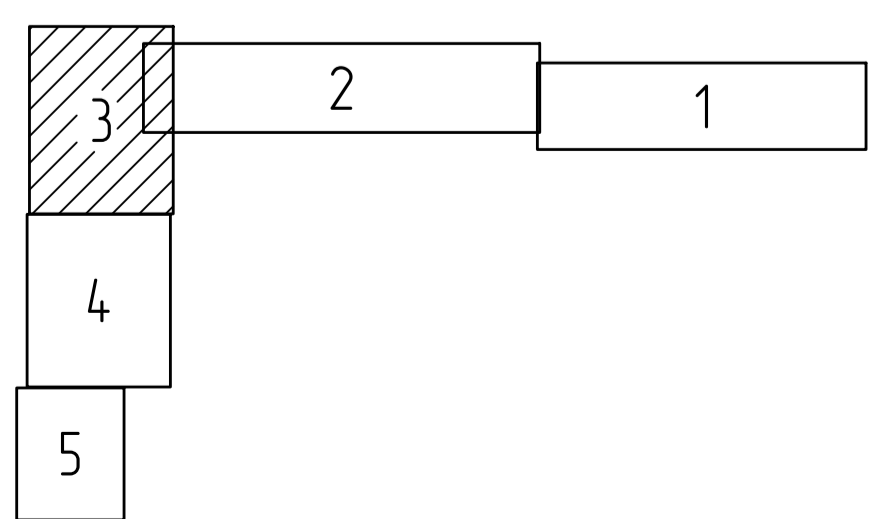

Согласовано	
Инв. N подл.	
Подпись и дата	
Взам. инв. N	

Изм	Кол.уч.	Лист	№ок	Подп.	Дата

3970-FA050/02-012/0062-2019

Лист  
ПП-5-3

Линия совмещения с листом 3



Пр. м/с 2 Ф325х8,0/450-1-ППУ-ПЭ  
бесканально

СКУ11

СКУ.ППУ.(ПЭ).И.Т.К-0300/016/а190/R/R-2015-НПК

В футляре Ф720х8,0 L=2,0 м

В футляре Ф720х8,0 L=14,0 м


Пр. м/с 2 Ф325х8,0/450-1-ППУ-ПЭ  
бесканально

СКУ12

СКУ.ППУ.(ПЭ).И.Т.К-0300/016/а190/R/R-2015-НПК

Линия совмещения с листом 5

Схема расположения листов

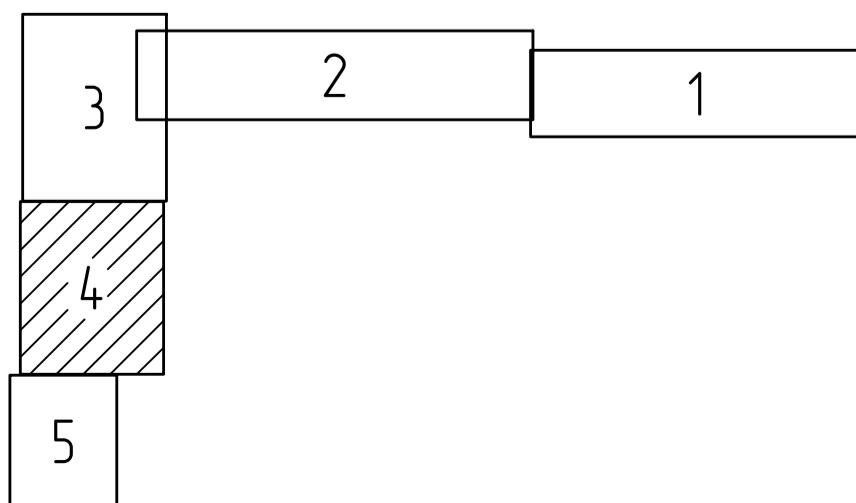

Инв. N подл.	Подпись и дата	Взам. инв. N	Согласовано

Изм	Кол.уч	Лист	№ок	Подп	Дата

3970-FA050/02-012/0062-2019

Лист  
ПН-5-4

420x594

Линия совмещения с листом 4


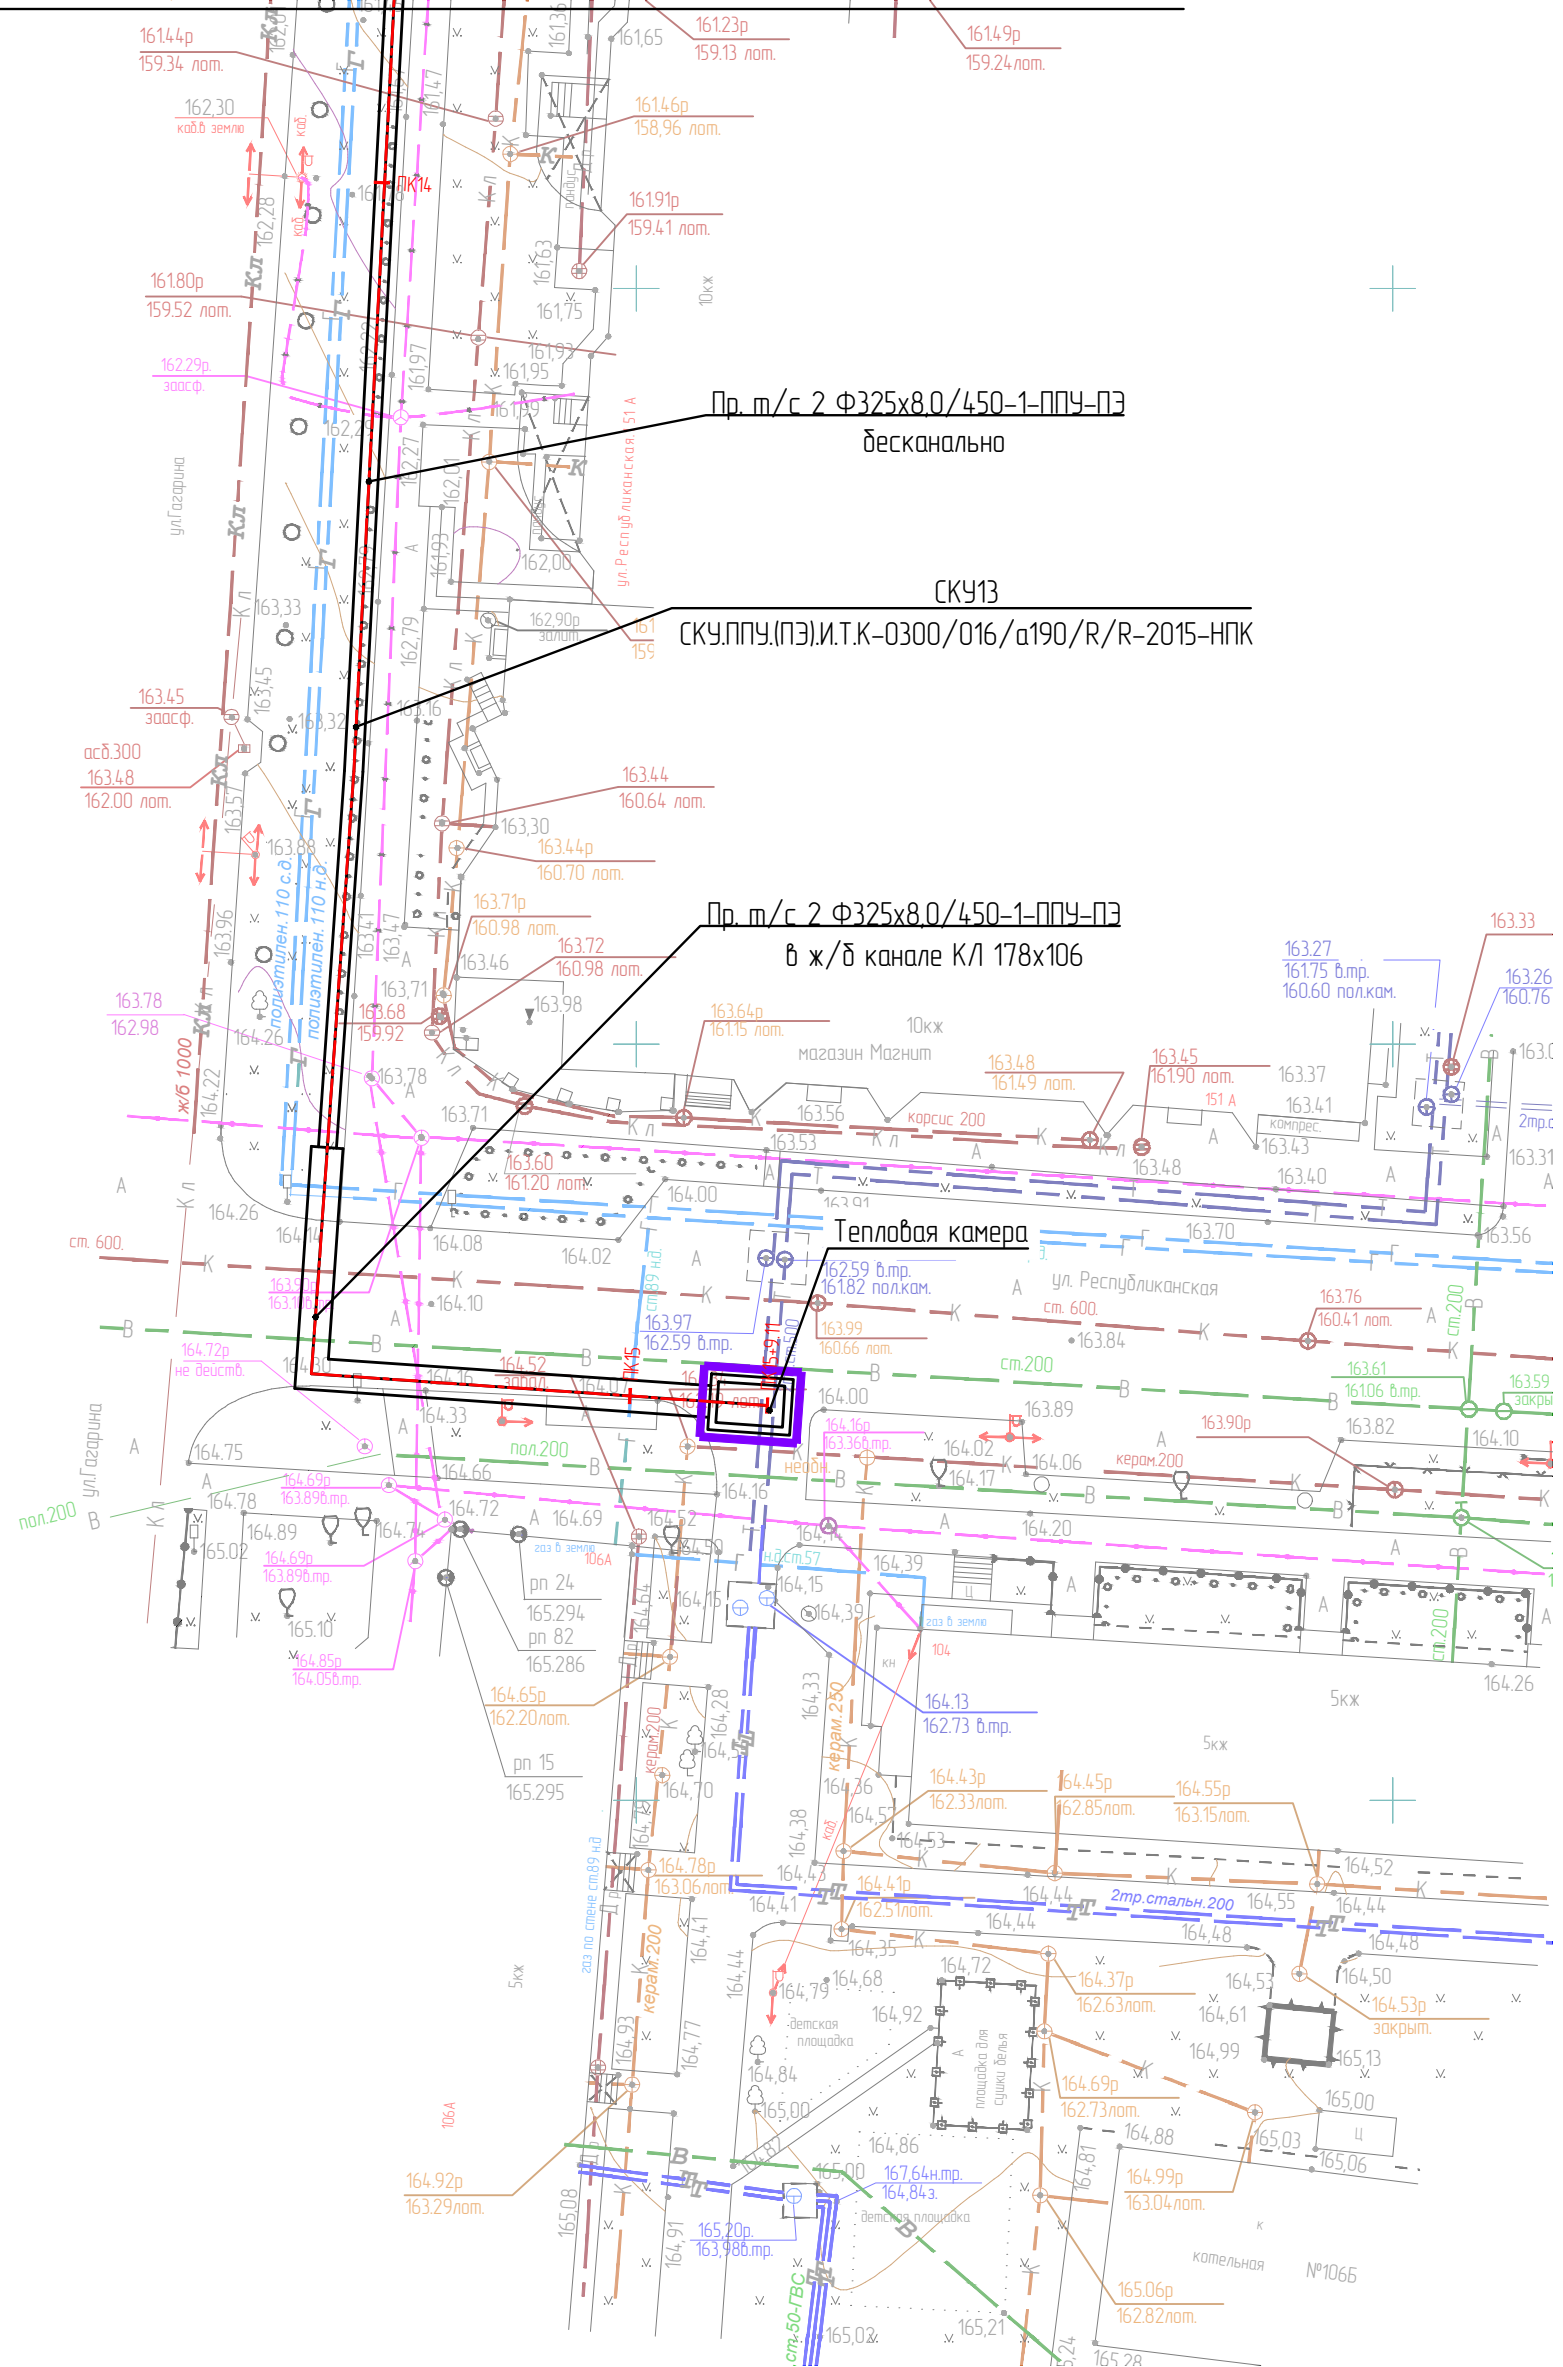


Схема расположения листов

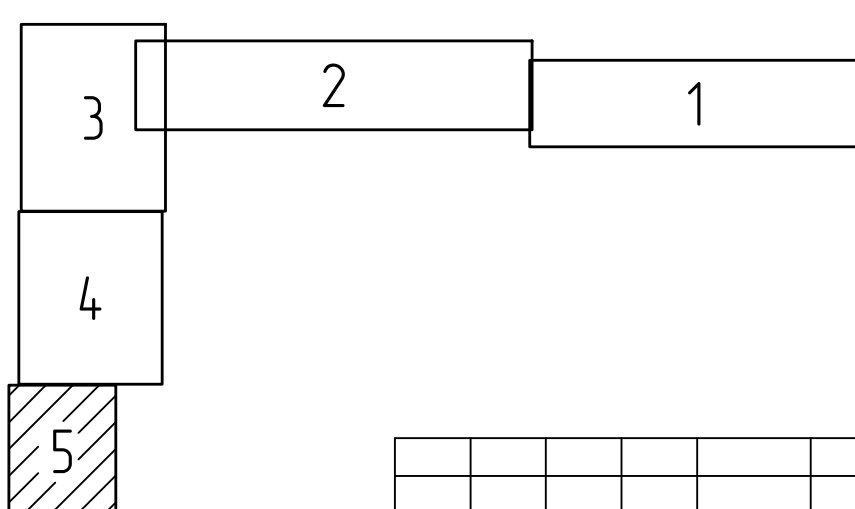

Инд. N подл.	Подп. и дата	Взам. инд. N

Изм	Кол.уч	Лист	№док	Подп	Дата	3970-FA050/02-012/0062-2019	Лист ПП-5-5
-----	--------	------	------	------	------	-----------------------------	----------------